


WYKAZ POMIESZCZEŃ - PIWNICA			
01. Kotłownia	27,6	gres	Podloga
02. Korytarz	8,9	gres	gres
03. Pomieszczenie gospodarcze	15,6	gres	gres
Razem		52,1	

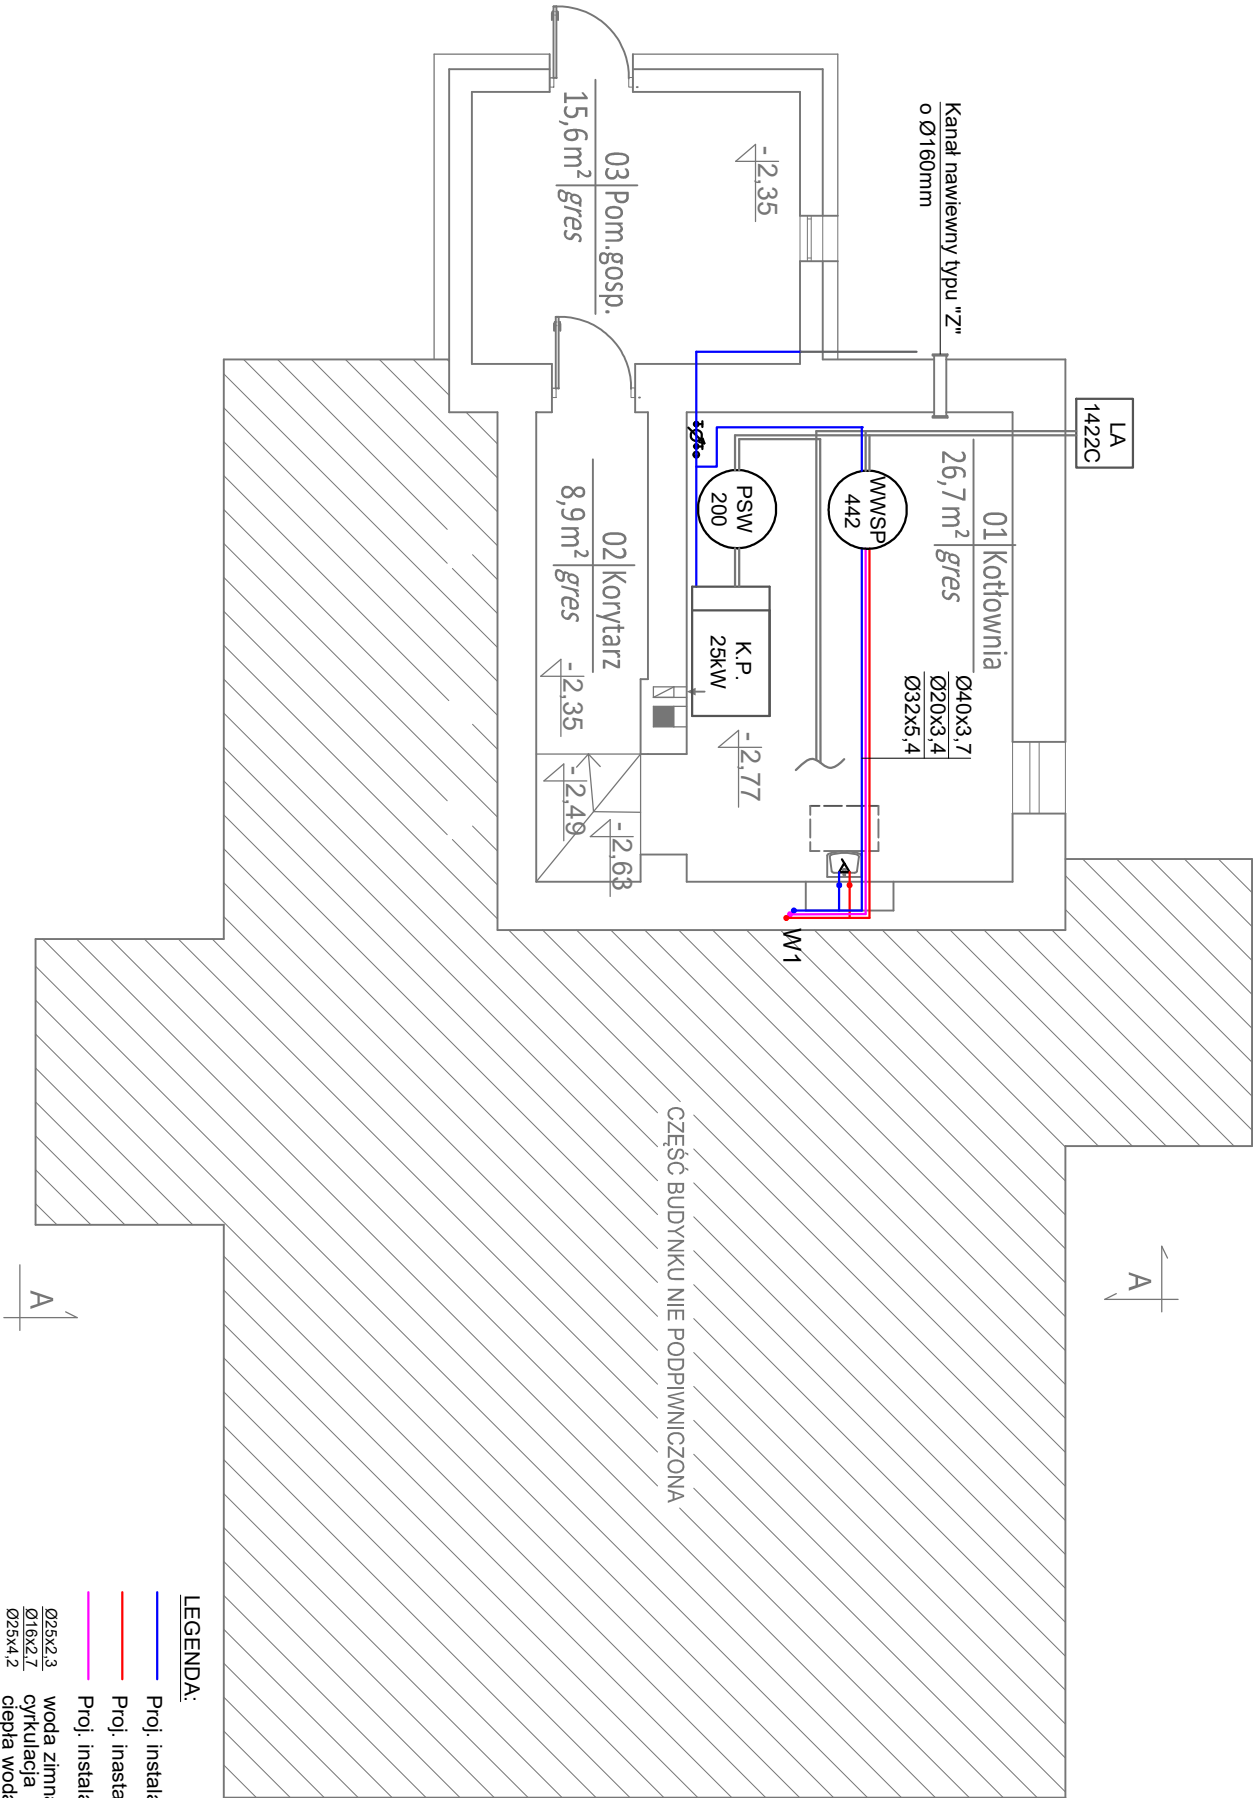

- UWAGI:**
1. Przed przystąpieniem do realizacji zapoznać się pozostałymi projektami instalacyjnymi oraz sprawdzić wymiary z natury. Wszelkie rozbieżności zgłosić projektantowi celem dokonania korekty rozwiązania projektowego.
  2. Przejścia przez przegrody oddzielenia pożarowego wykonać w klasie odporności ogniowej zgodnie z przegrodą.
  3. Przewody instalacji wody zimnej, ciepłej i cyrkulacji należy wykonać:
    - z rur z tworzywa sztucznego np. Wavin Bor Plus, prowadzonych w przestrzeni sufitowej orazw przegrodach budowlanych.
  4. Na podejściach do punktów czepialnych z węzłem do mycia posadzek zamontować zawory antyskażeniowe.
  5. Przewody instalacji wody zaizolować zgodnie z opisem technicznym.
  6. Przewody prowadzić ze spadkiem:
  7. Przewody mocować przy pomocy zawiesi systemowych, np. Hilti, Walraven, w rozstawach zgodnie z wytycznymi producenta.
  8. Urządzenia podłączać zgodnie z DTR producenta.
  9. Niniejsza dokumentacja nie obejmuje branży konstrukcyjnej, elektrycznej i automatyki.

- LEGENDA:**
- Proj. instalacja wody zimnej
  - Proj. instalacja c.w.u.
  - Proj. instalacja cyrkulacyjna
  - 025x2,3 woda zimna
  - 016x2,7 cyrkulacja
  - 023x4,2 ciepła woda użytkowa

Biuro Usług Projektowo - Inwestycyjnych Leszek Piątkowski Ławy 76C, 07-411 Rzekun, tel. 692 645 581, 692 755 975		Rysunek nr S2	
Rysunek: Rzut piwnicy- instalacja wodociągowa		SKALA 1:100	
Adres budowy: Przytuły, działka nr 193		23.10.2023r.	
Obiekt: Rozbudowa, przebudowa oraz zmiana sposobu użytkowania poddasza nieużytkowego na cele mieszkalne w istniejącym budynku plebanii, remont budynku plebanii, rozbówka dobudówki na osi elewacji tylnej (ogrodowej).			
Inwestor: Parafia Rzymskokatolicka pw. Świętego Krzyża w Przytułach ul. Kościelna 9, 18-423 Przytuły			
Zespół projektowy:		Nr uprawnień:	
Projektant <i>branża sanitarna</i> : mgr inż. Tomasz Tymiański		MAZ/0266/PWOS/10	