


| WYKAZ POMIESZCZEŃ - PIWNICA | | |
|-------------------------------|------|------|
| 01. Kociłownia | 27,6 | gres |
| 02. Korytarz | 8,9 | gres |
| 03. Pomieszczenie gospodarcze | 15,6 | gres |
| Razem | 52,1 | |

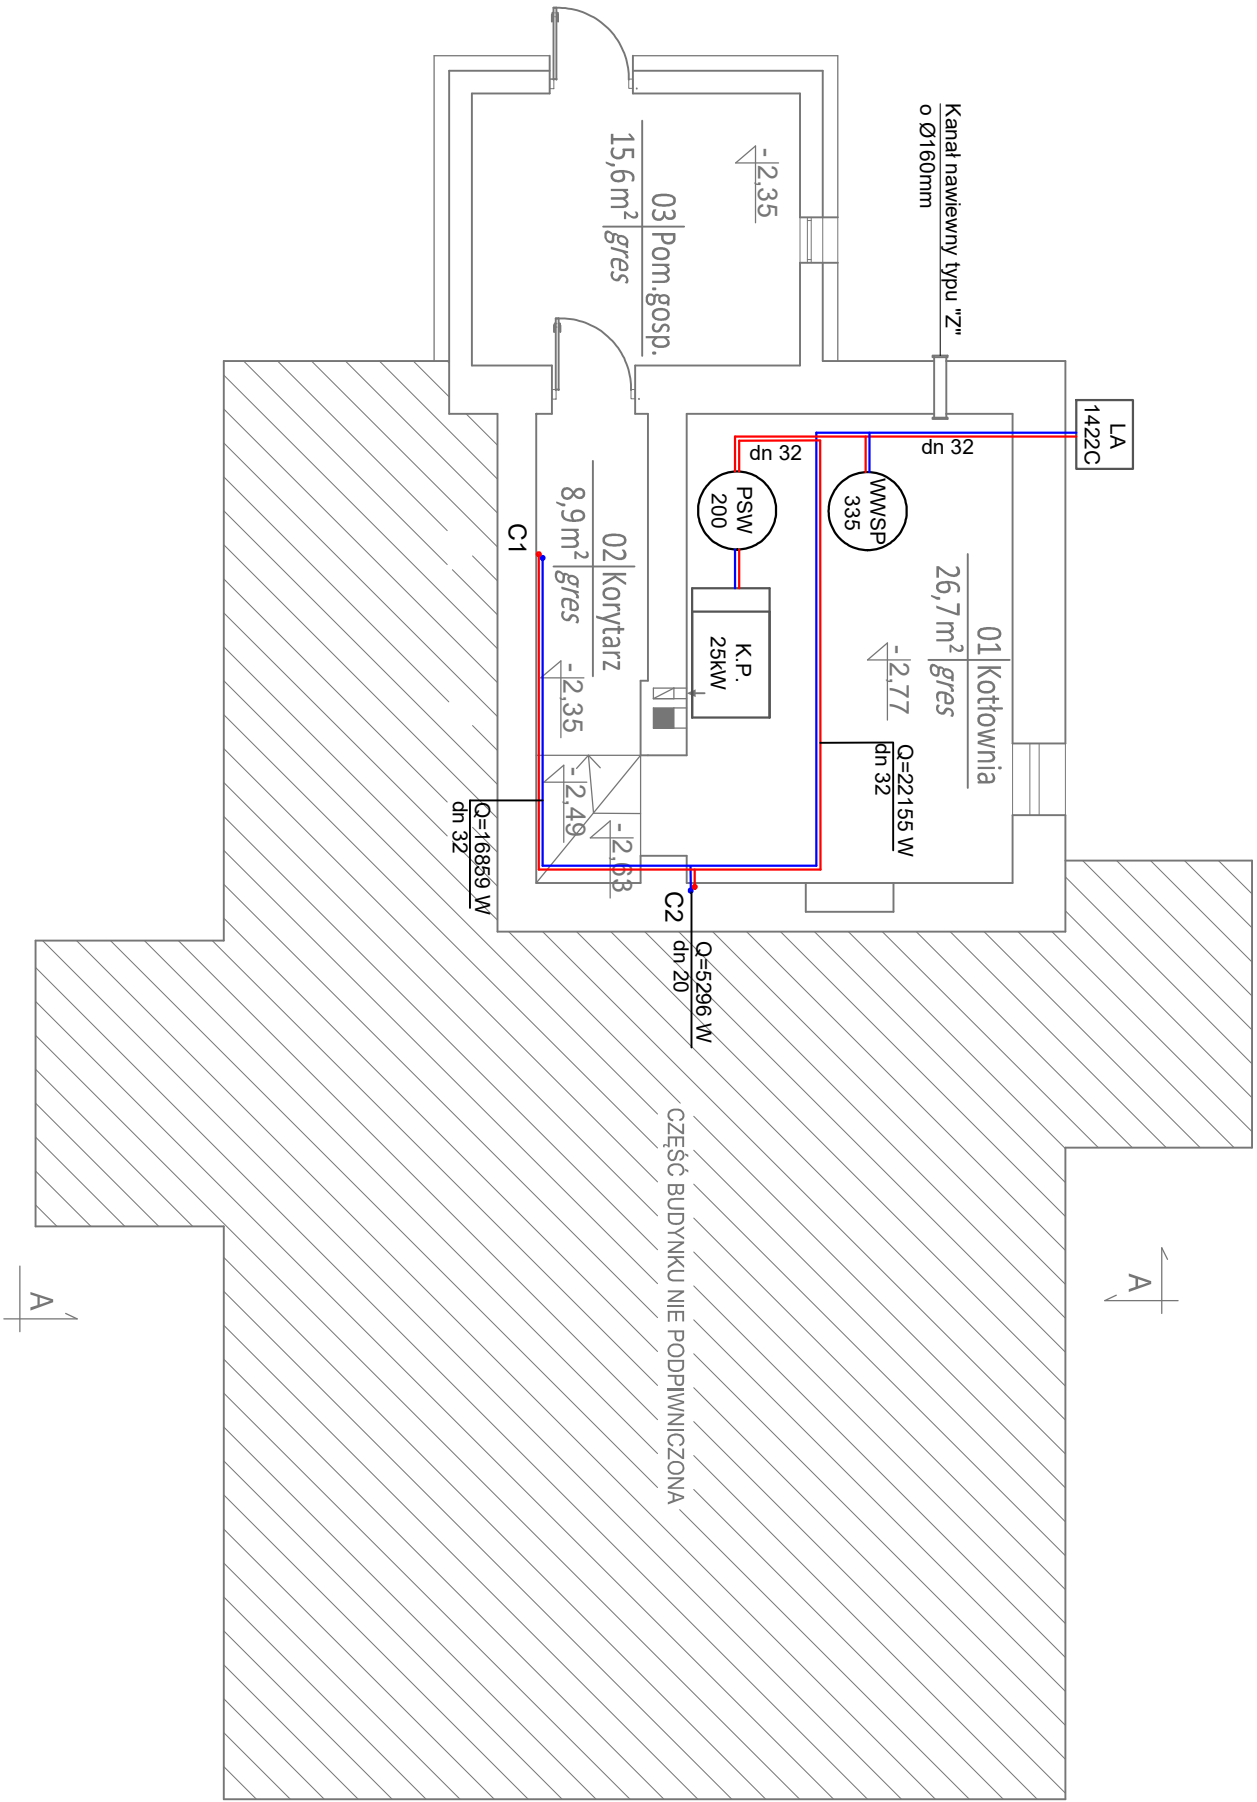

- UWAGI:**
1. Przed przystąpieniem do realizacji zapoznać się pozostałymi projektami instalacyjnymi oraz sprawdzić wymiary z natury. Wszelkie rozbieżności zgłosić projektantowi celem dokonania korekty rozwiązania projektowego.
 2. Przejścia przez przegrody oddzielenia pożarowego wykonać w klasie odporności ogniowej zgodnie z przegrodą.
 3. Przewody instalacji c.o. należy wykonać:
 - w obrębie kociłowni oraz piony ze stali niskowęglowej ocynkowanej
 - od rozdzielaczy z rur tworzywowych ultra PRESS PE/RT-AL prowadzonych posadzkach.
 4. Przewody instalacji prowadzić ze spadkiem 0,3%.
 5. Przewody mocować przy pomocy zawiesi systemowych, np. Hilti, Walraven, w rozstawach zgodnie z wytycznymi producenta.
 6. W najwyższych punktach instalacji zamontować odpowietrzniki.
 7. Urządzenia podłączać zgodnie z DTR producenta.
 8. Niniejsza dokumentacja nie obejmuje branży konstrukcyjnej, elektrycznej i automatyki.

LEGENDA:

- Proj. instalacja c.o. (zasilanie)
- Proj. instalacja c.o. (powrót)

| | | |
|--------------------------------------------------------------------------------------------------------------------------------------------------------------------------------------------------------------------------|--|---------------|
| Biuro Usług Projektowo - Inwestycyjnych Leszek Piątkowski Ławy 76C, 07-411 Rzekun, tel. 692 645 581, 692 755 975 | | Rysunek nr S8 |
| Rysunek: Rzut piwnicy- instalacja c.o. | | SKALA 1:100 |
| Adres budowy: Przytuły, działka nr 193 | | 23.10.2023r. |
| Obiekt: Rozbudowa, przebudowa oraz zmiana sposobu użytkowania poddasza nieużytkowego na cele mieszkalne w istniejącym budynku plebanii, remont budynku plebanii, rozbiórka dobudówki na osi elewacji tylnej (ogrodowej). | | |
| Inwestor: Parafia Rzymskokatolicka pw. Świętego Krzyża w Przytułach ul. Kościelna 9, 18-423 Przytuły | | |
| Zespół projektowy: Podpis | | |
| Nr uprawnień: | | |
| Projektant <i>branża sanitarna</i> : mgr inż. Tomasz Tymiański | | |
| MAZ/0266/PWOS/10 | | |